


PROJEKT ZAGOSPODAROWANIA TERENU
RUROCIĄG TŁOCZNY Z
POMPOWNI P-BI P-B2 BORÓW
SKALA 1:1000



PRACOWNIA PROJEKTOWANIA I NADZORU
DRO-INSTAL
mgr inż. Kazimierz STRZELCZYK
www.droinstal.pl Adres biura: 58-200 Dzierżoniów ul.Swidnicka 24 tel./fax./074/ 645-85-00
e-mail: droinstal@droinstal.pl BZ Dzierżoniów NR 80 1090 2301 0000 0005 9000 5686 NIP 882-121-75-55

OBIEKT:	*Sanitacja Gminy Borów etap III - wykonanie dokumentacji projektowej budowy kanalizacji sanitarnej w Piotrkowie Borowskim, Borowie, Bartoszowie, Boreczku, Kojacinie, Borek Strzelecki osiedle przy ulicach (Pólna, Czeresniowa, Sławkowa, Wiśniowa, Morelowa) z wpięciem do oczyszczalni ścieków w Borku Strzeleckim *	DATA: 08.2007r.	SKALA: 1:1000
RYSUJEK:	PROJEKT ZAGOSPODAROWANIA TERENU RUROCIĄGU TŁOCZNEGO Z P-BI P-B2	RYS.NR 3	
INWESTOR:	GINIA BORÓW		
BRANŻA:	SANITARNA		
ASYSTENT PROJ.:	Mariusz KOZAKIEWICZ		
ASYSTENT PROJ.:	Krzysztof STRZELCZYK		
ASYSTENT PROJ.:	Lukasz ANTOSZ		
ASYSTENT PROJ.:	inż.Jolanta BOROWY		
ASYSTENT PROJ.:	inż.Robert HEJN		
PROJEKTANT:	mgr inż.Kazimierz STRZELCZYK	Upr.bud.UNW/VI/6/3/11/91	
KIER.PRACOWNI:	mgr inż.Kazimierz STRZELCZYK	Upr.bud.UNW/VI/3/2/3/294/94	

LEGENDA:

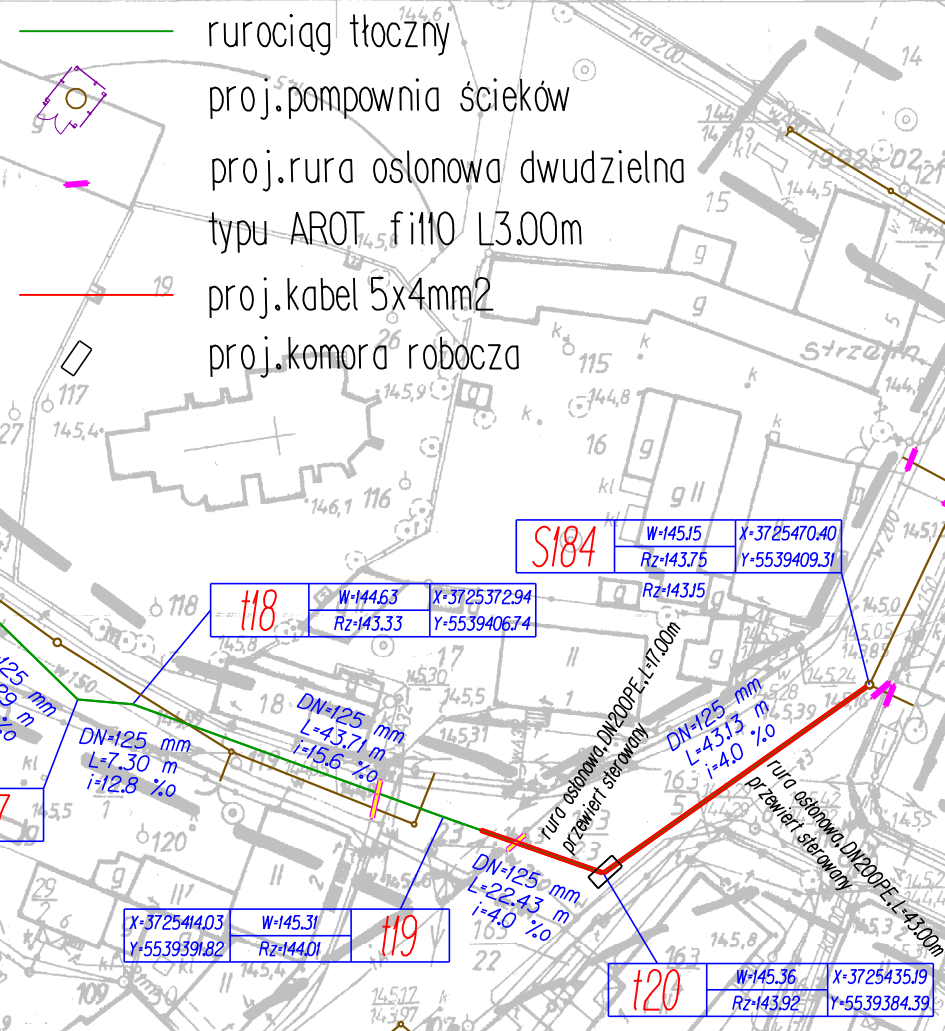

NICZA
rzez
NO-USŁUGOWE
IU
SA
1991.10.30